

Mapa sytuacyjno - wysokościowa
z uzbrojeniem terenu
skala 1 : 500
BYDGOSZCZ - Dąbrowskiego 16

obreb 165,178,168
arkusz 321_0642,0644
L.dz.MPG 62/2006
Dz.E.R.G. 44/2006
Bydgoszcz, dnia 13.01.2006

Nie wyklucza się istnienia w terenie również urządzeń podziemnych ułożonych a nie zgłoszonych do inwentaryzacji geodezyjnej.

MIEJSKA PRACOWNIA GEODEZYJNA
Grodzki Ośrodek Dokumentacji
Geodezyjnej i Kartograficznej w Bydgoszczy

W obszarze oznaczonym linią, dokonano aktualizacji treści mapy zasadniczej, Dokumenty z planu uzupełniającego przyjęte do zasobu państwowego w dniu 13.01.2006 i zarejestrowane pod nr 44/2006

Niniejsza mapa może służyć do celów projektowych

Projektowane obiekty budowlane wymagające pozwolenia na budowę podlegają wytyczeniu i inwentaryzacji powykonawczej przez jednostki uprawnione do wykonywania prac geodezyjnych.

Rzeczoznawca Budowlany
mgr inż. Eugeniusz Legeżyński
Bydgoszcz, dn. 13.01.2006
UAN-Rz/8386/11/09/Bg
poz. 40/01/R CRRB

RZECZOZNAWCA DO SPRAW ZABEZPIECZEŃ
PRZECIWPÓŻAROWYCH
mgr inż. Wojciech Gmurczyk
Nr opr. 344/97

13.01.2006

Projekt zagospodarowania
terenu

PRZEDSIĘBIORSTWO **PERFEKT**

INWESTOR: UNIwersYTET KAZIMIERZA WIELKIEGO
ul. Chodkiewicza 30, 85-064 Bydgoszcz

ZADANIE: PROJEKT PRZEBUDOWY BUDYNKU
DOMU STUDENTA NR1, UL. DĄBROWSKIEGO 16
W BYDGOSZCZY

projektant: _____ podpis: _____


weryfikacja: _____ podpis: _____

data: _____ 1:500

styczeń 2006r.

NR RYSUNKU 1

PROJEKT BUDOWLANY

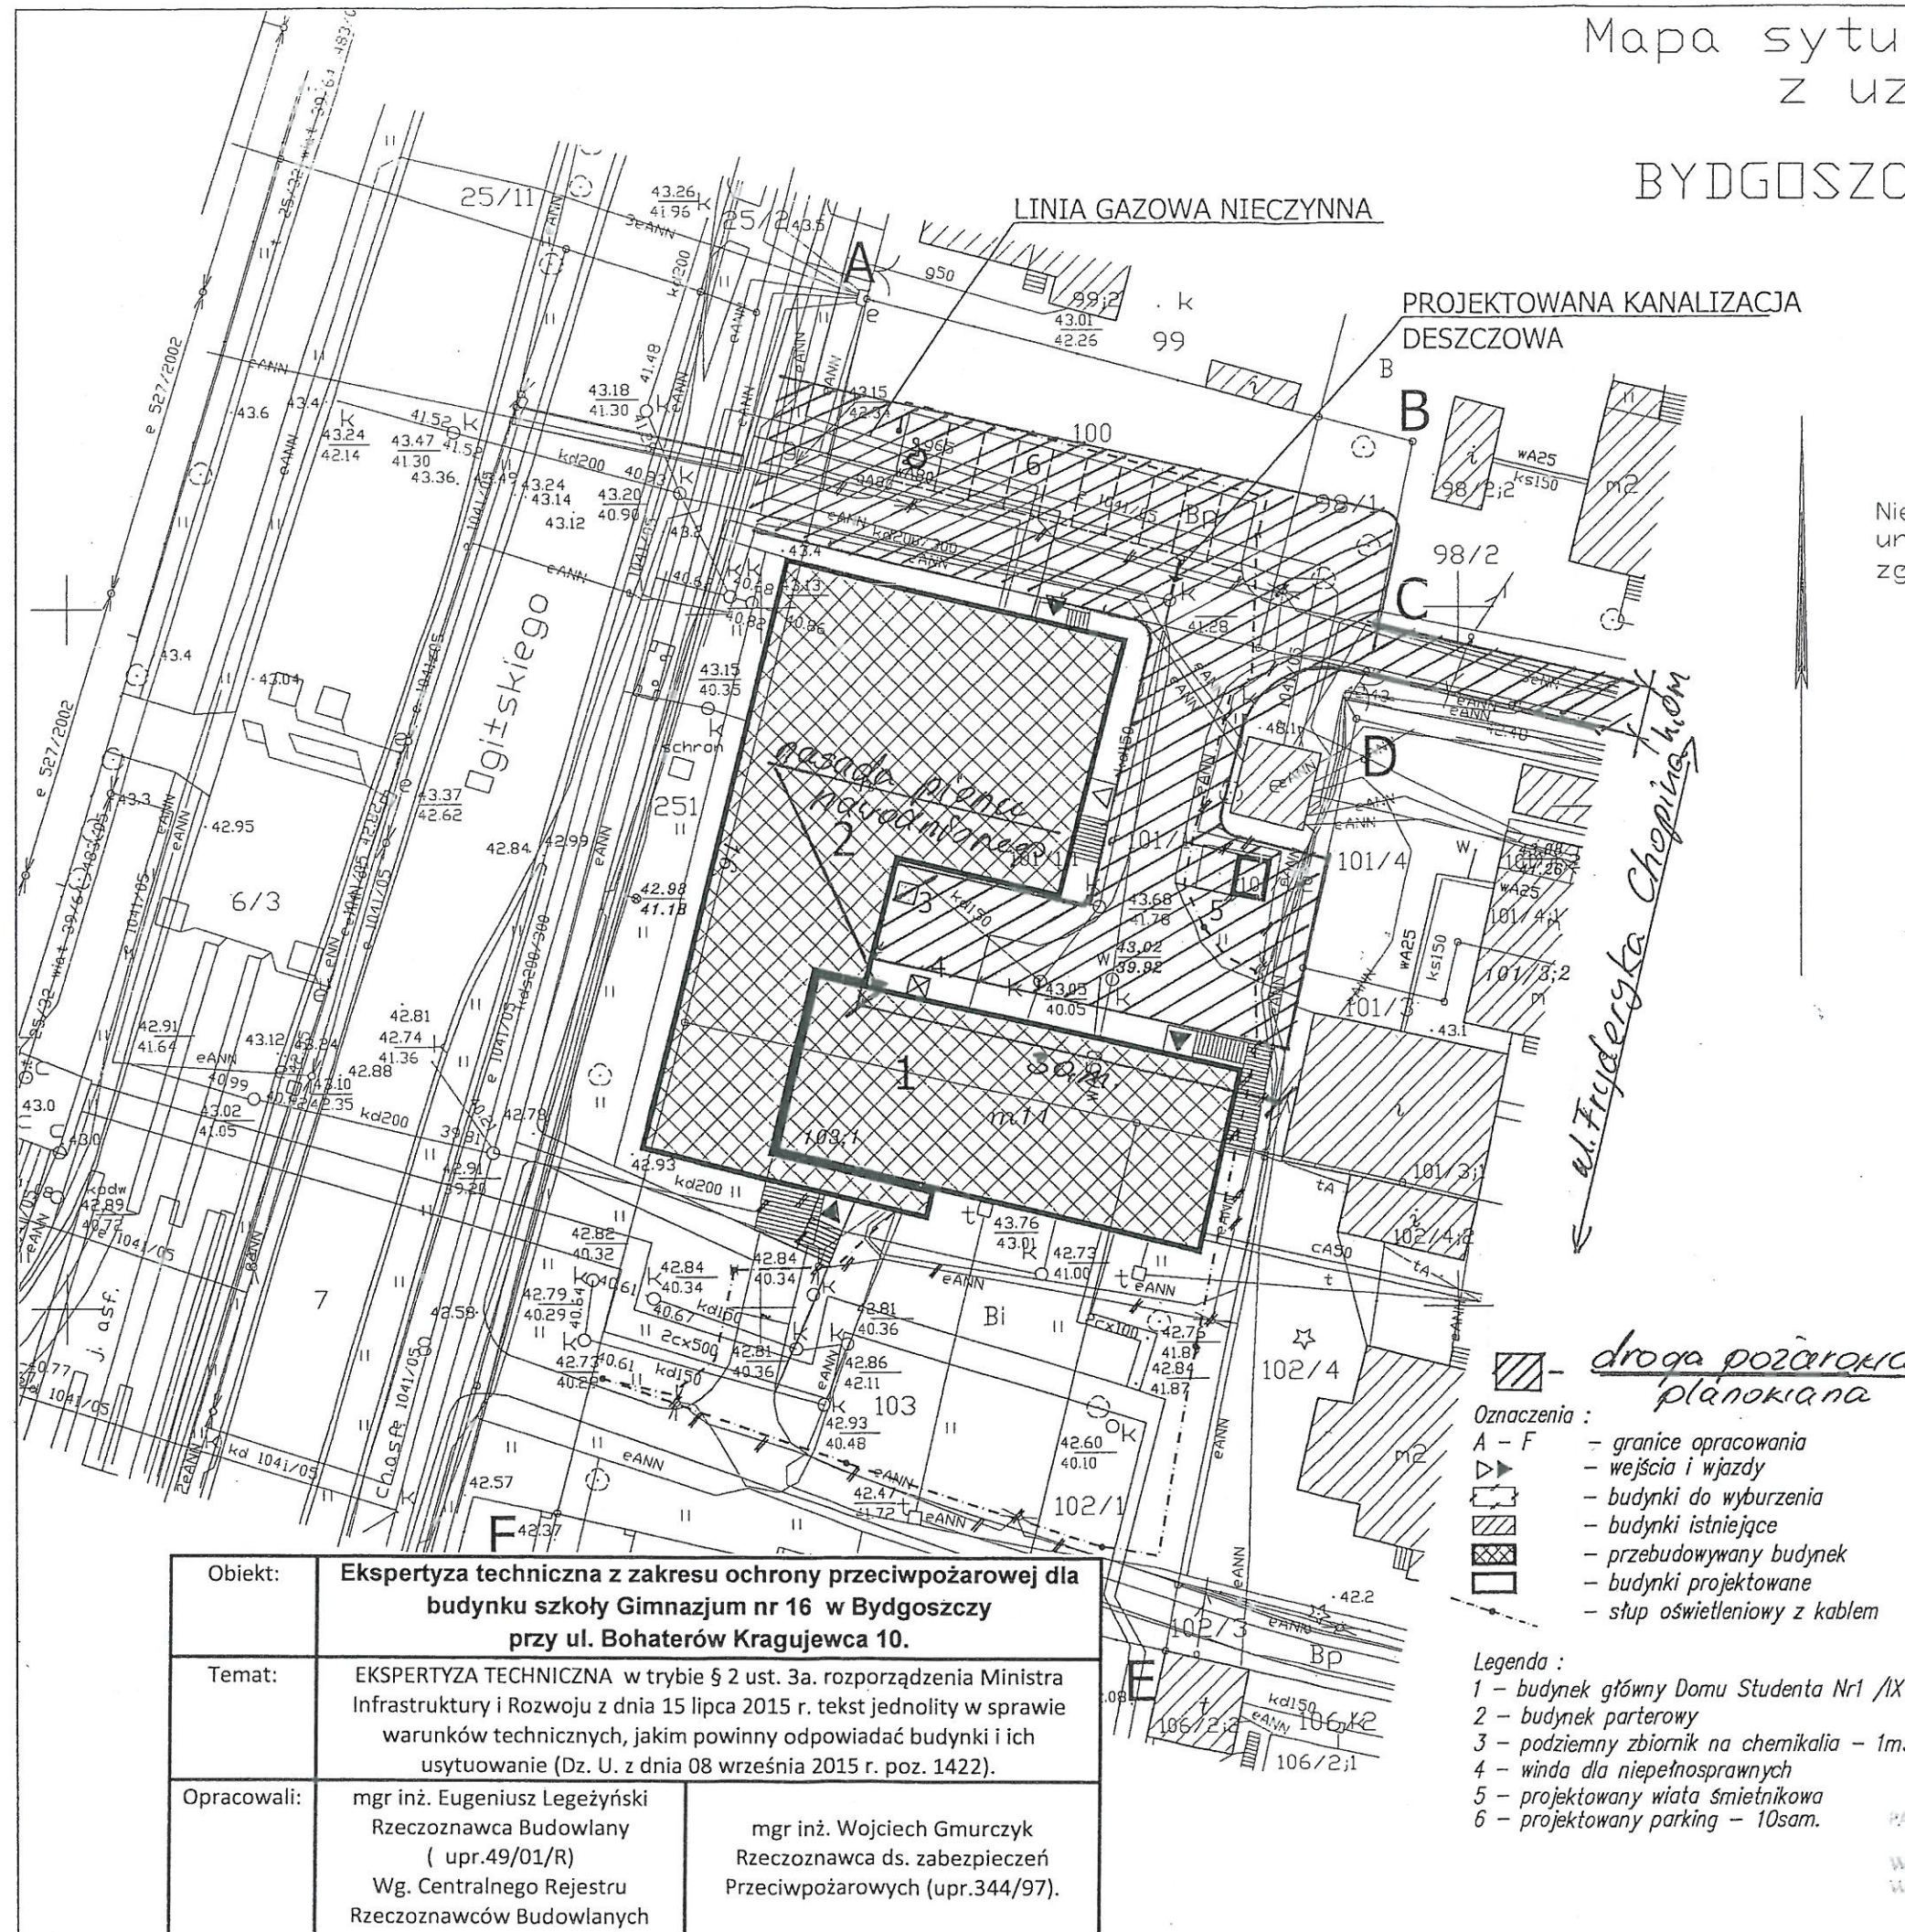

Obiekt:	Ekspertyza techniczna z zakresu ochrony przeciwpożarowej dla budynku szkoły Gimnazjum nr 16 w Bydgoszczy przy ul. Bohaterów Kragujewca 10.	
Temat:	EKSPERTYZA TECHNICZNA w trybie § 2 ust. 3a. rozporządzenia Ministra Infrastruktury i Rozwoju z dnia 15 lipca 2015 r. tekst jednolity w sprawie warunków technicznych, jakim powinny odpowiadać budynki i ich usytuowanie (Dz. U. z dnia 08 września 2015 r. poz. 1422).	
Opracowali:	mgr inż. Eugeniusz Legeżyński Rzeczoznawca Budowlany (upr.49/01/R) Wg. Centralnego Rejestru Rzeczoznawców Budowlanych	mgr inż. Wojciech Gmurczyk Rzeczoznawca ds. zabezpieczeń Przeciwpożarowych (upr.344/97).